




- Условные обозначения**
- дома с индивидуальным отоплением
  - дома с централизованным отоплением
  - тепловые сети надземной прокладки
  - тепловые сети подземной прокладки
  - перспективная тепловая сеть
  - тепловая камера
  - водоем
  - лес
  - сельскохозяйственные и промышленные предприятия
  - кладбище
  - существующая котельная
  - памятник культуры
  - религиозное учреждение

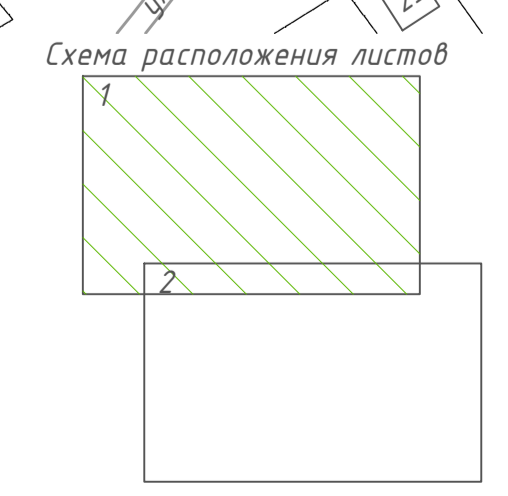

					ТО-02-004.ТС.19				
					Схема теплоснабжения				
Изм.	Кол. ч.	Лист	№ док.	Подп.	Дата	п. Красное Поле	Стадия	Лист	Листов
Разраб.		Кутеико В.В.			30.04.19		1	2	
Проб.		Володин А.В.			30.04.19				
Т. Контр.		Вьюхов Р.С.			30.04.19				
Н. контр.		Харьков Д.Б.			30.04.19				
Утв.		Зырянов С.П.							
						Масштаб 1:2500			ХАРЬКОВ ПРОЕКТИРОВАНИЕ
Формат А1									

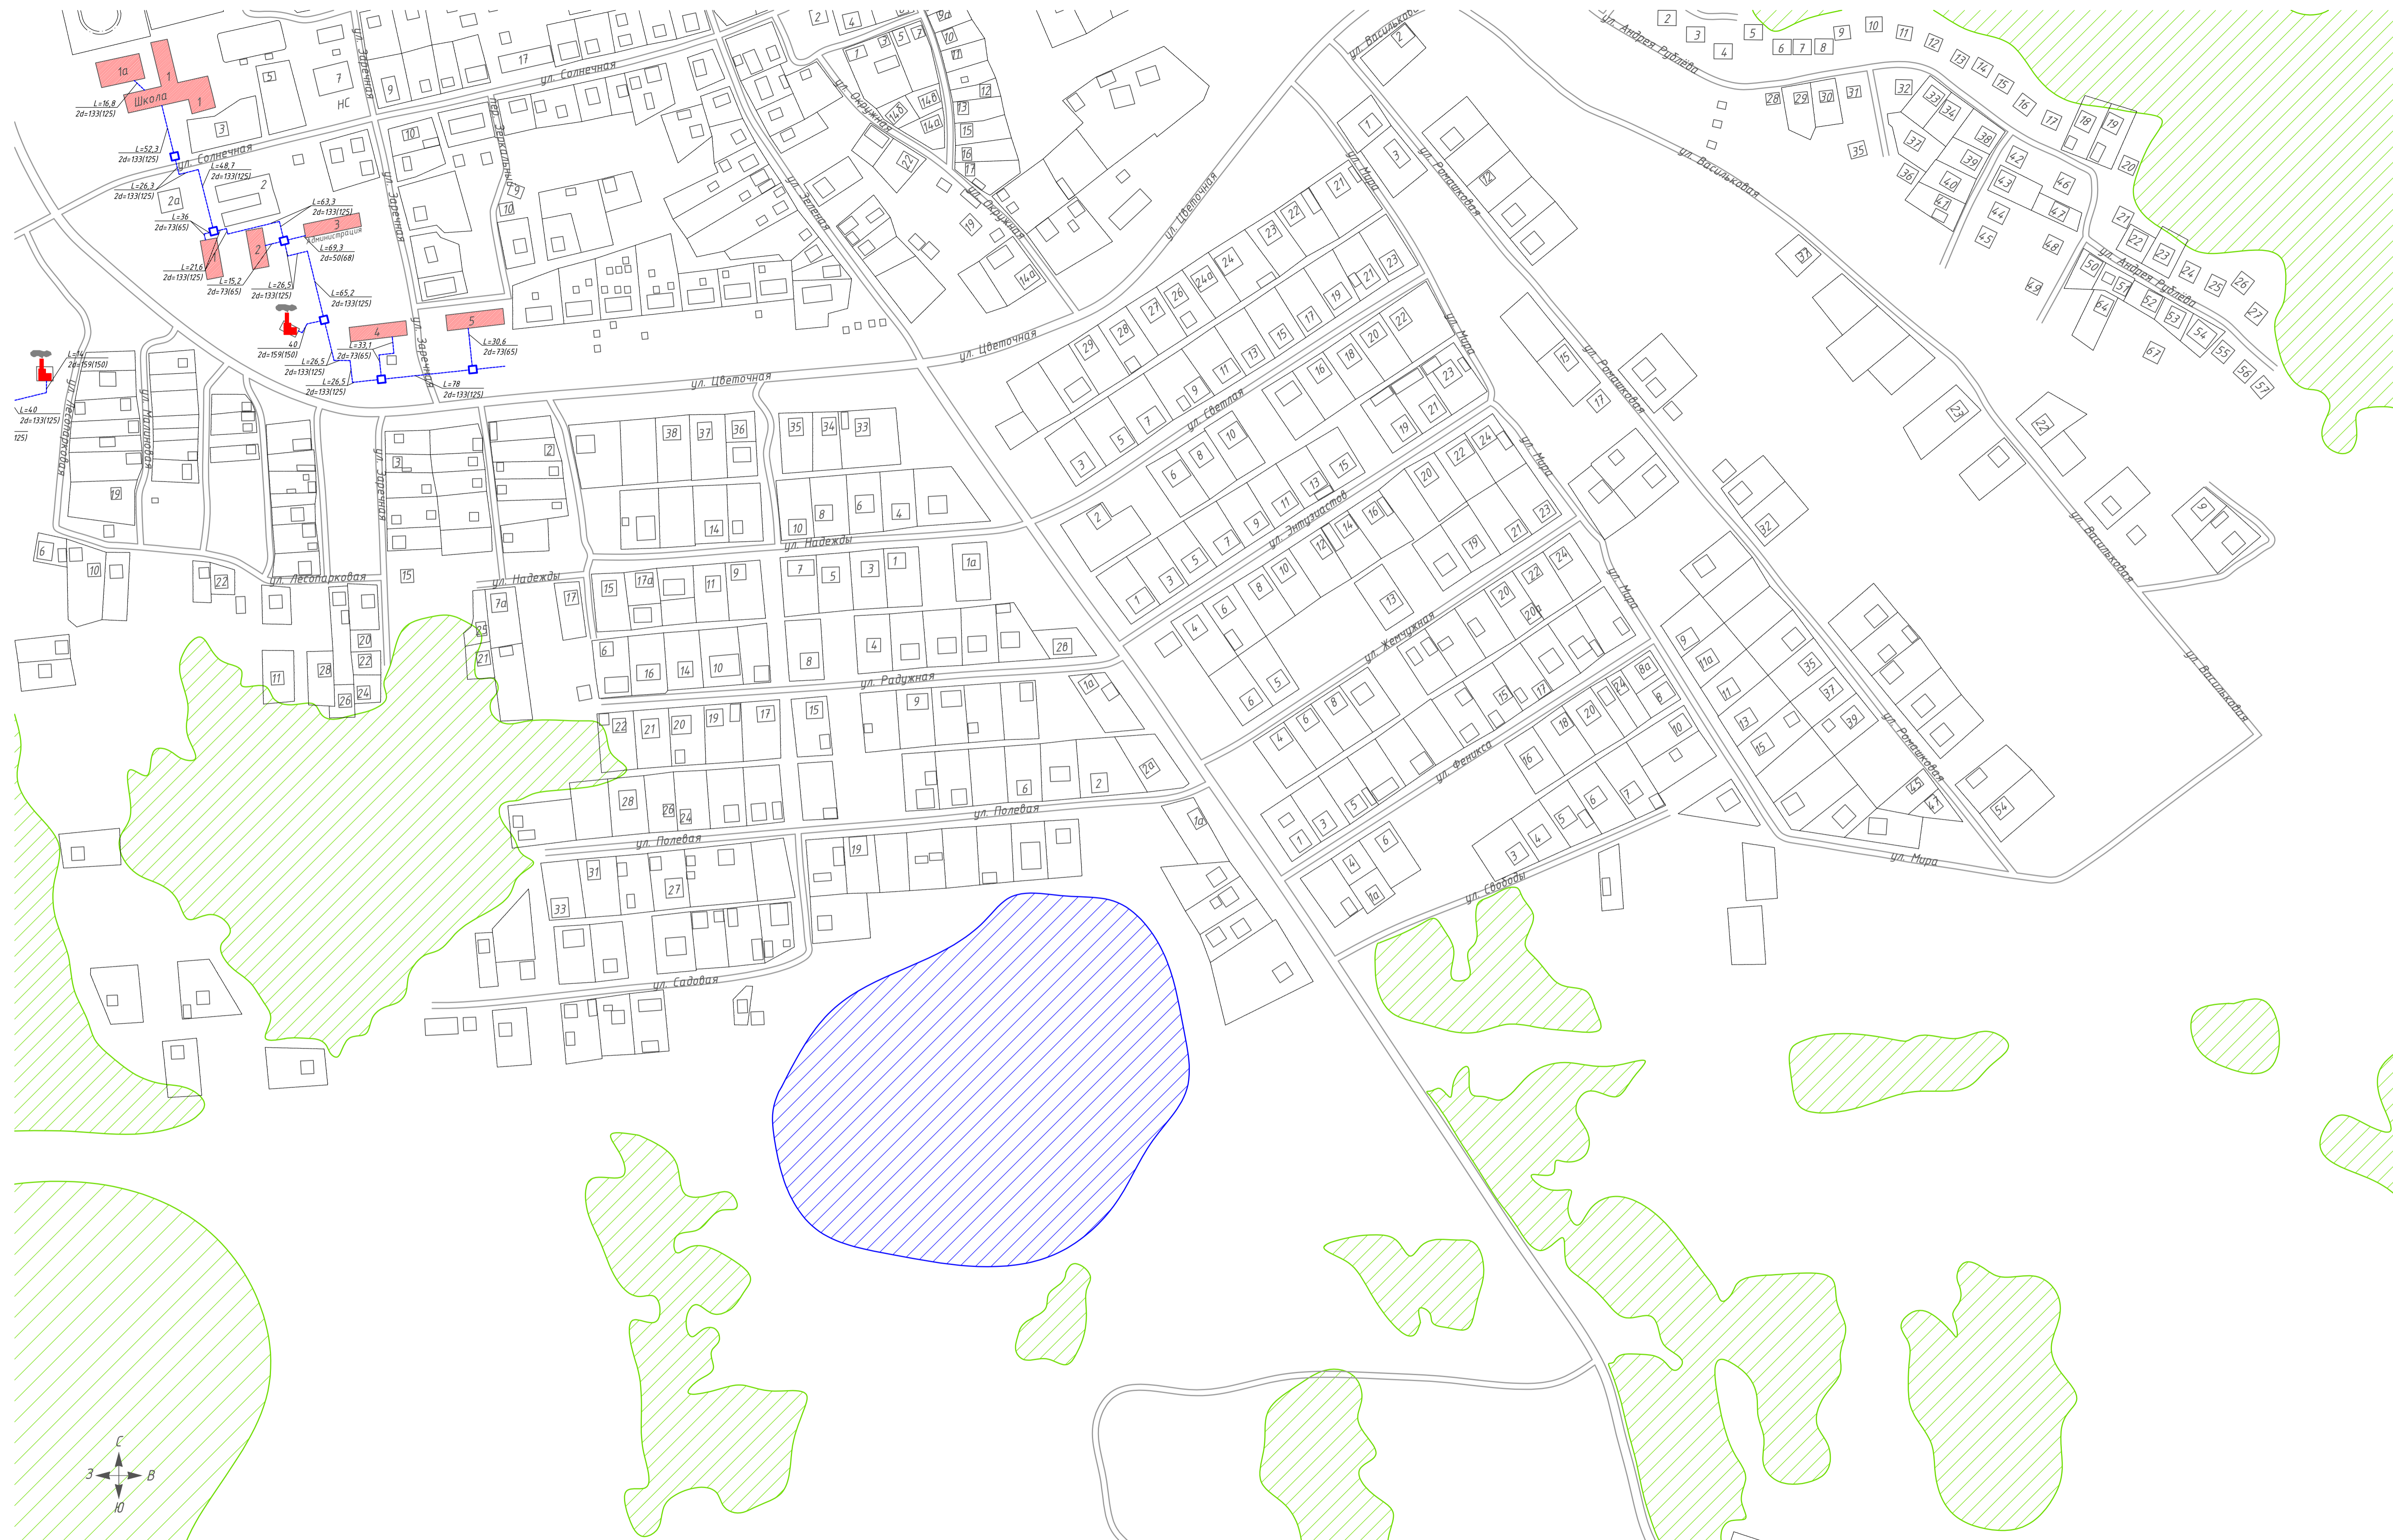


- Условные обозначения**
- дома с индивидуальным отоплением
  - дома с централизованным отоплением
  - водоем
  - лес
  - сельскохозяйственные и промышленные предприятия
  - кладбище
  - существующая котельная
  - памятник культуры
  - религиозное учреждение
  - тепловые сети надземной прокладки
  - тепловые сети подземной прокладки
  - перспективная тепловая сеть
  - тепловая камера

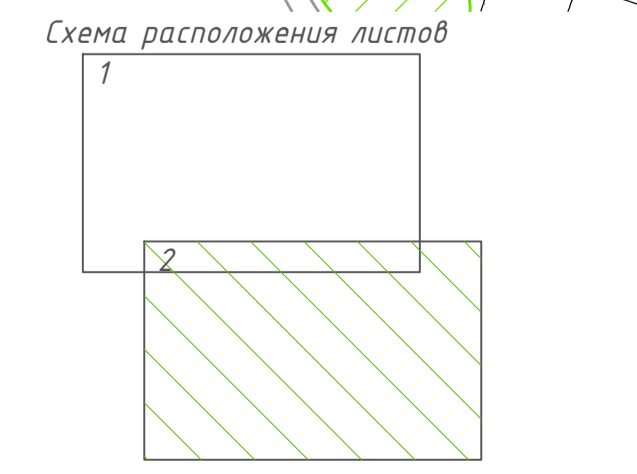

					ТО-02-004.ТС.19				
					Схема теплоснабжения				
Изм.	Кол. ч.	Лист	№ док.	Подп.	Дата	п. Красное Поле	Стадия	Лист	Листов
								2	2
Разраб. Кутеико В.В. 30.04.19 Проек. Володин А.В. 30.04.19 Т. Контр. Вьюхов Р.С. 30.04.19						Масштаб 1:2500			
Н. контр. Харьков Д.Б. 30.04.19 Утв. Зырянов С.П.						ХАРЬКОВ ПРОЕКТИРОВАНИЕ			
Формат А1									


Составлено  
Разм. инв. №  
Лист и дата  
Инд. № листа

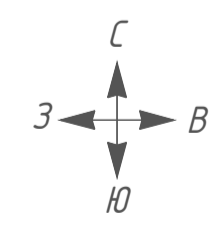

**Условные обозначения**


- дома с индивидуальным отоплением
- дома с централизованным отоплением
- тепловые сети надземной прокладки
- тепловые сети подземной прокладки
- перспективная тепловая сеть
- тепловая камера
- водоем
- лес
- сельскохозяйственные и промышленные предприятия
- кладбище
- существующая котельная
- памятник культуры
- религиозное учреждение

**Схема расположения листов**

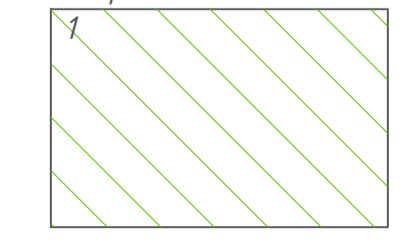

						ТО-02-004.ТС.19			
						Схема теплоснабжения			
Изм.	Кол. ч.	Лист	№ док.	Подп.	Дата	п. Прудный	Стадия	Лист	Листов
Разраб.					30.04.19			1	1
Пров.					30.04.19				
Т. Контр.					30.04.19				
Н. контр.					30.04.19				
Этв.									
						Масштаб 1:2500	ХАРЬКОВ ПРОЕКТИРОВАНИЕ		
						Формат А1			


Составлено  
 Изм. № табл.  
 Подп. и дата  
 Разм. инв. №

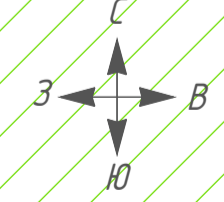


**Условные обозначения**

- дома с индивидуальным отоплением
- дома с централизованным отоплением
- тепловые сети надземной прокладки
- тепловые сети подземной прокладки
- перспективная тепловая сеть
- тепловая камера
- водоем
- лес
- сельскохозяйственные и промышленные предприятия
- кладбище
- существующая котельная
- памятник культуры
- религиозное учреждение


**Схема расположения листов**

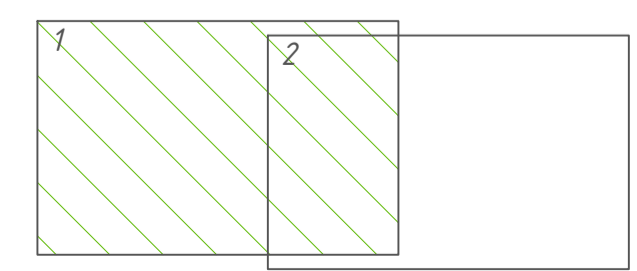

						ТО-02-004.ТС.19			
						Схема теплоснабжения			
Изм.	Кол. чл.	Лист	№ док.	Подп.	Дата	д. Моховички	Стадия	Лист	Листов
Разраб.		Кутеико В.В.			30.04.19		1	2	
Проб.		Володин А.В.			30.04.19				
Т. Контр.		Вьюхов Р.С.			30.04.19				
Н. контр.		Харьков Д.Б.			30.04.19	Масштаб 1:2500	ХАРЬКОВ ПРОЕКТИРОВАНИЕ		
Утв.		Зырянов С.П.			30.04.19				
						Формат А1			

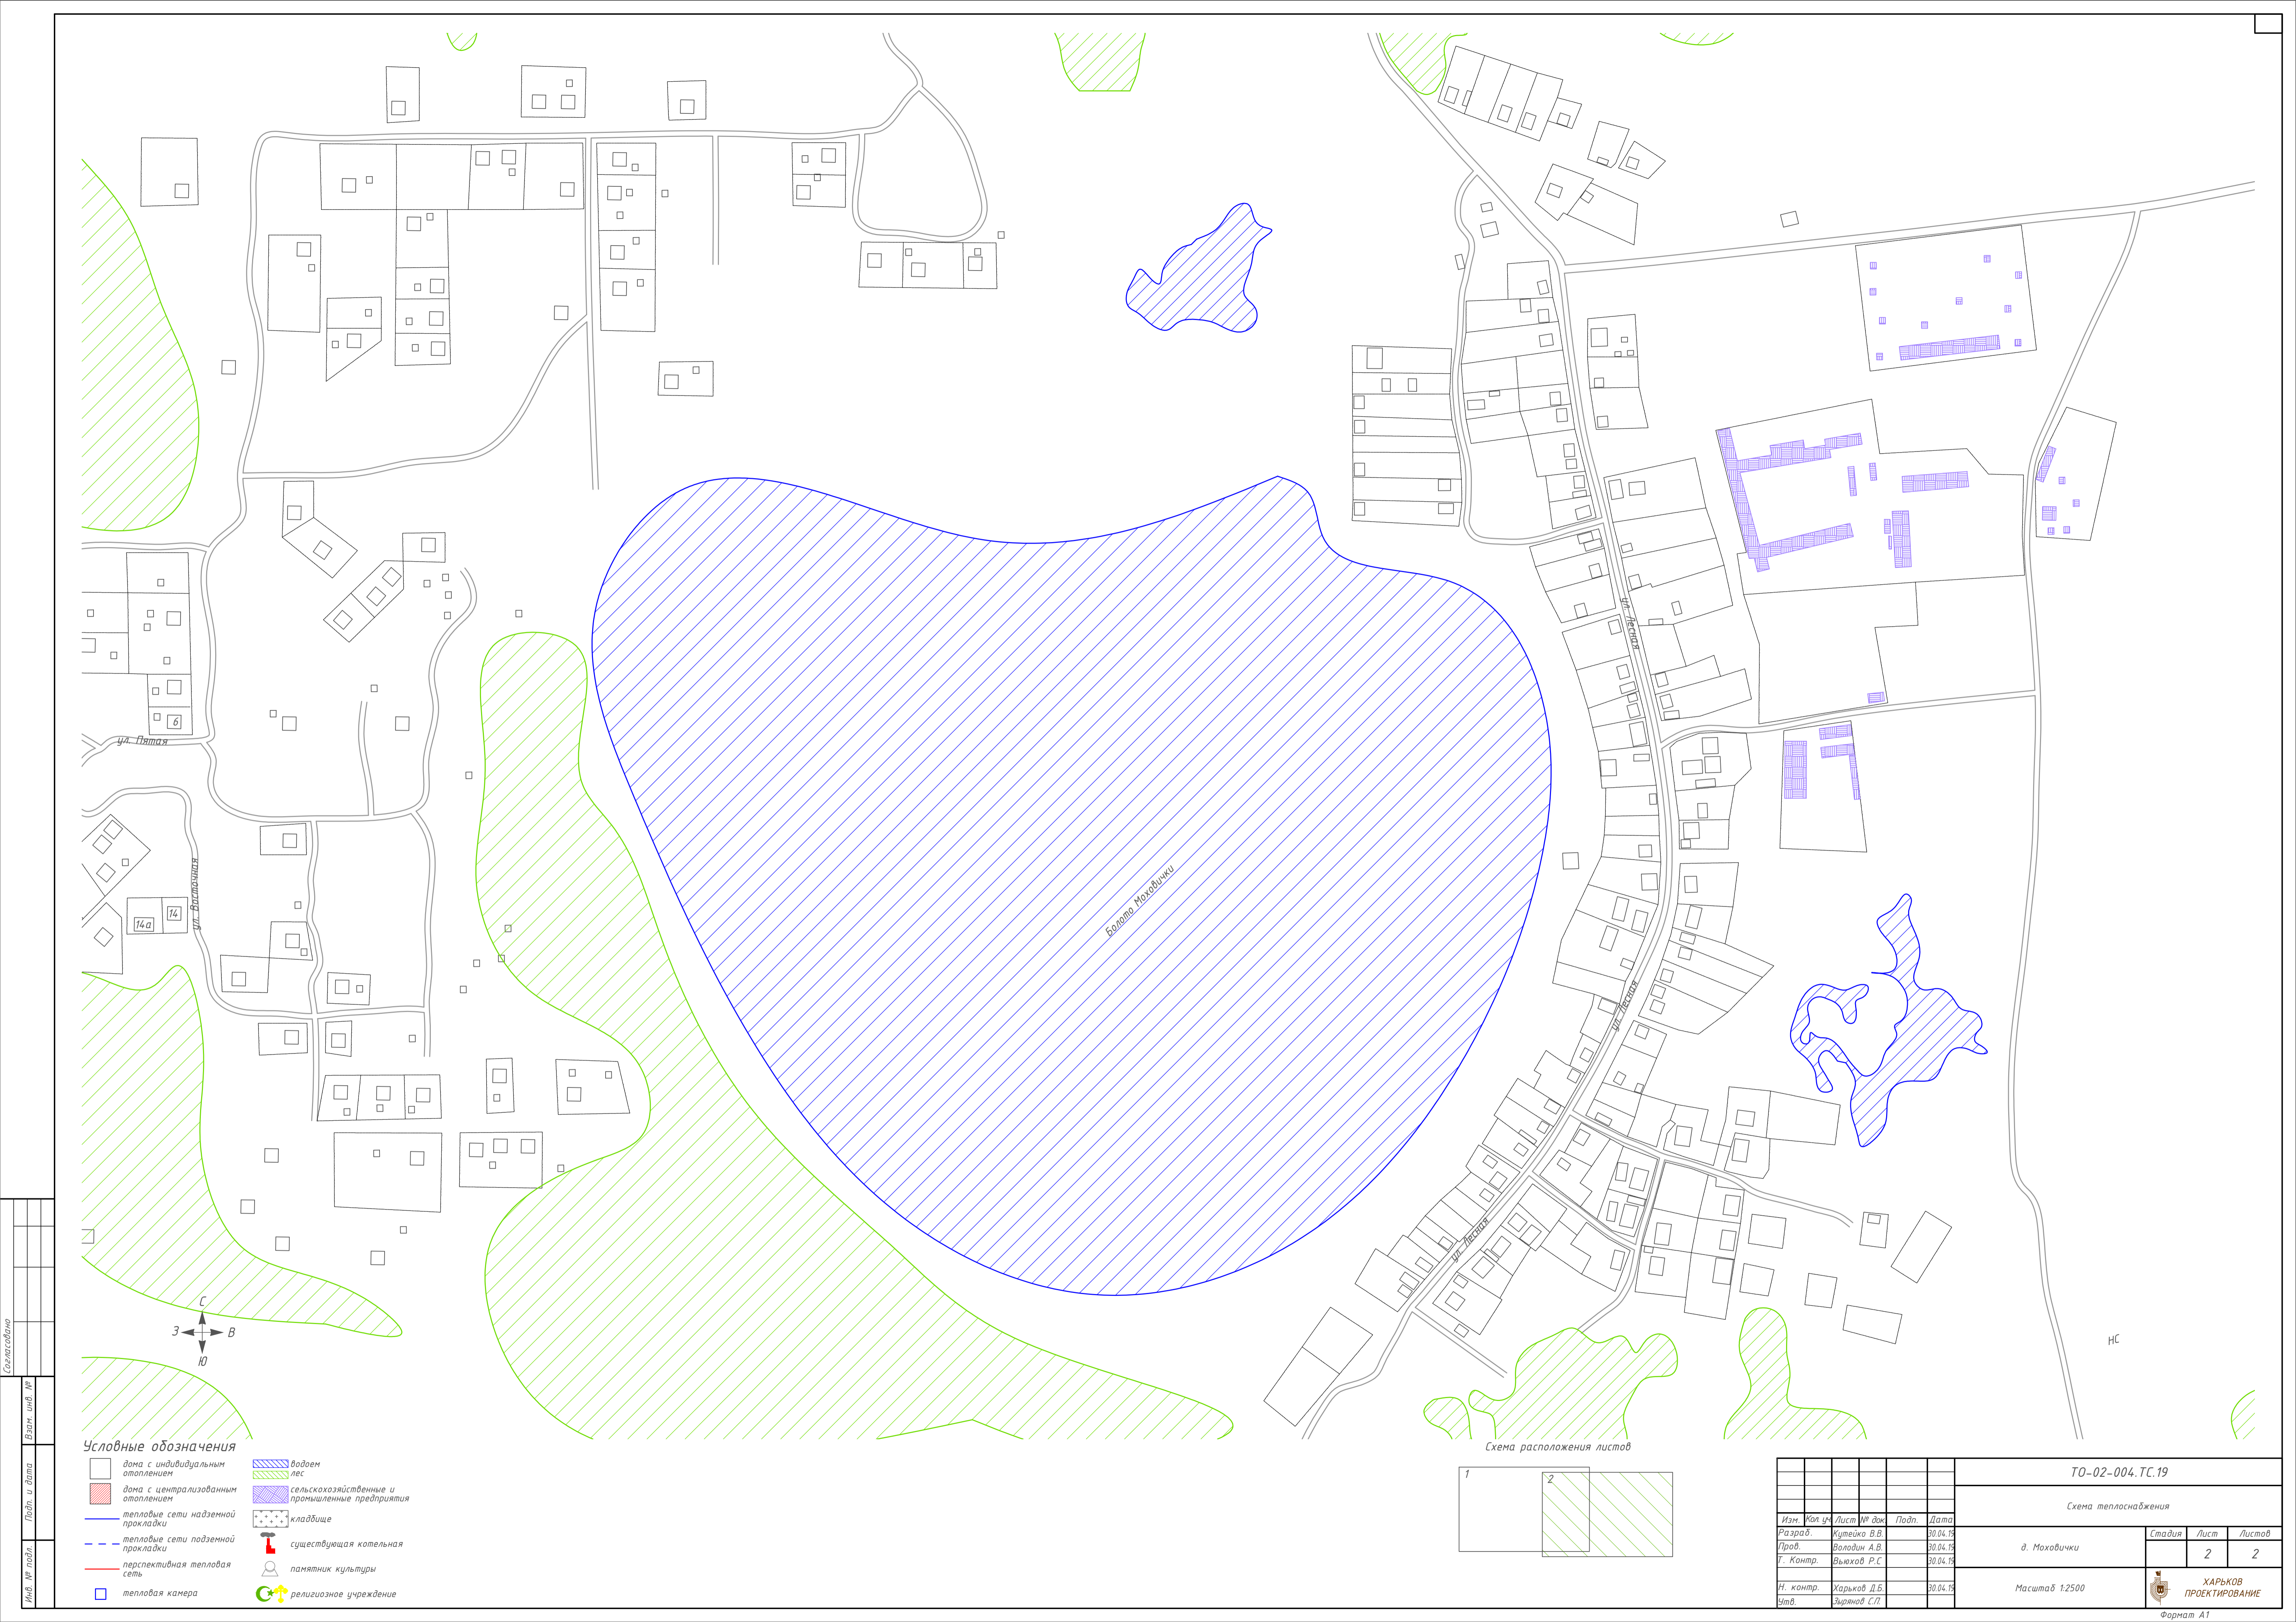


Болоты Моховички

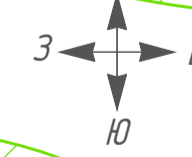



**Условные обозначения**

-  дома с индивидуальным отоплением
-  дома с централизованным отоплением
-  тепловые сети надземной прокладки
-  тепловые сети подземной прокладки
-  перспективная тепловая сеть
-  тепловая камера
-  водоем
-  лес
-  сельскохозяйственные и промышленные предприятия
-  кладбище
-  существующая котельная
-  памятник культуры
-  религиозное учреждение

Схема расположения листов

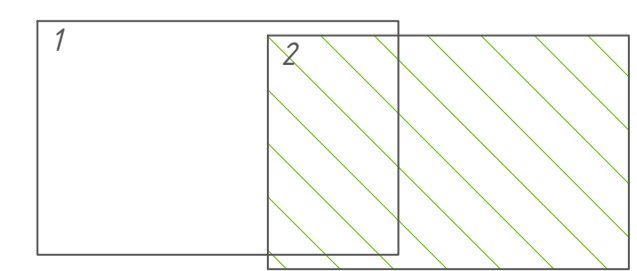


						ТО-02-004.ТС.19			
						Схема теплоснабжения			
Изм.	Кол. ч.	Лист	№ док.	Подп.	Дата	д. Моховички	Стадия	Лист	Листов
Разраб.		Кутеико В.В.			30.04.19		2	2	2
Проб.		Володин А.В.			30.04.19				
Т. Контр.		Вьюхов Р.С.			30.04.19				
Н. контр.		Харьков Д.Б.			30.04.19				
Этв.		Зырянов С.П.							
						Масштаб 1:2500	ХАРЬКОВ ПРОЕКТИРОВАНИЕ		
						Формат А1			

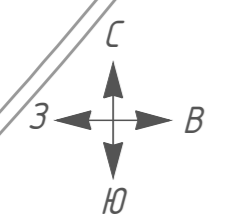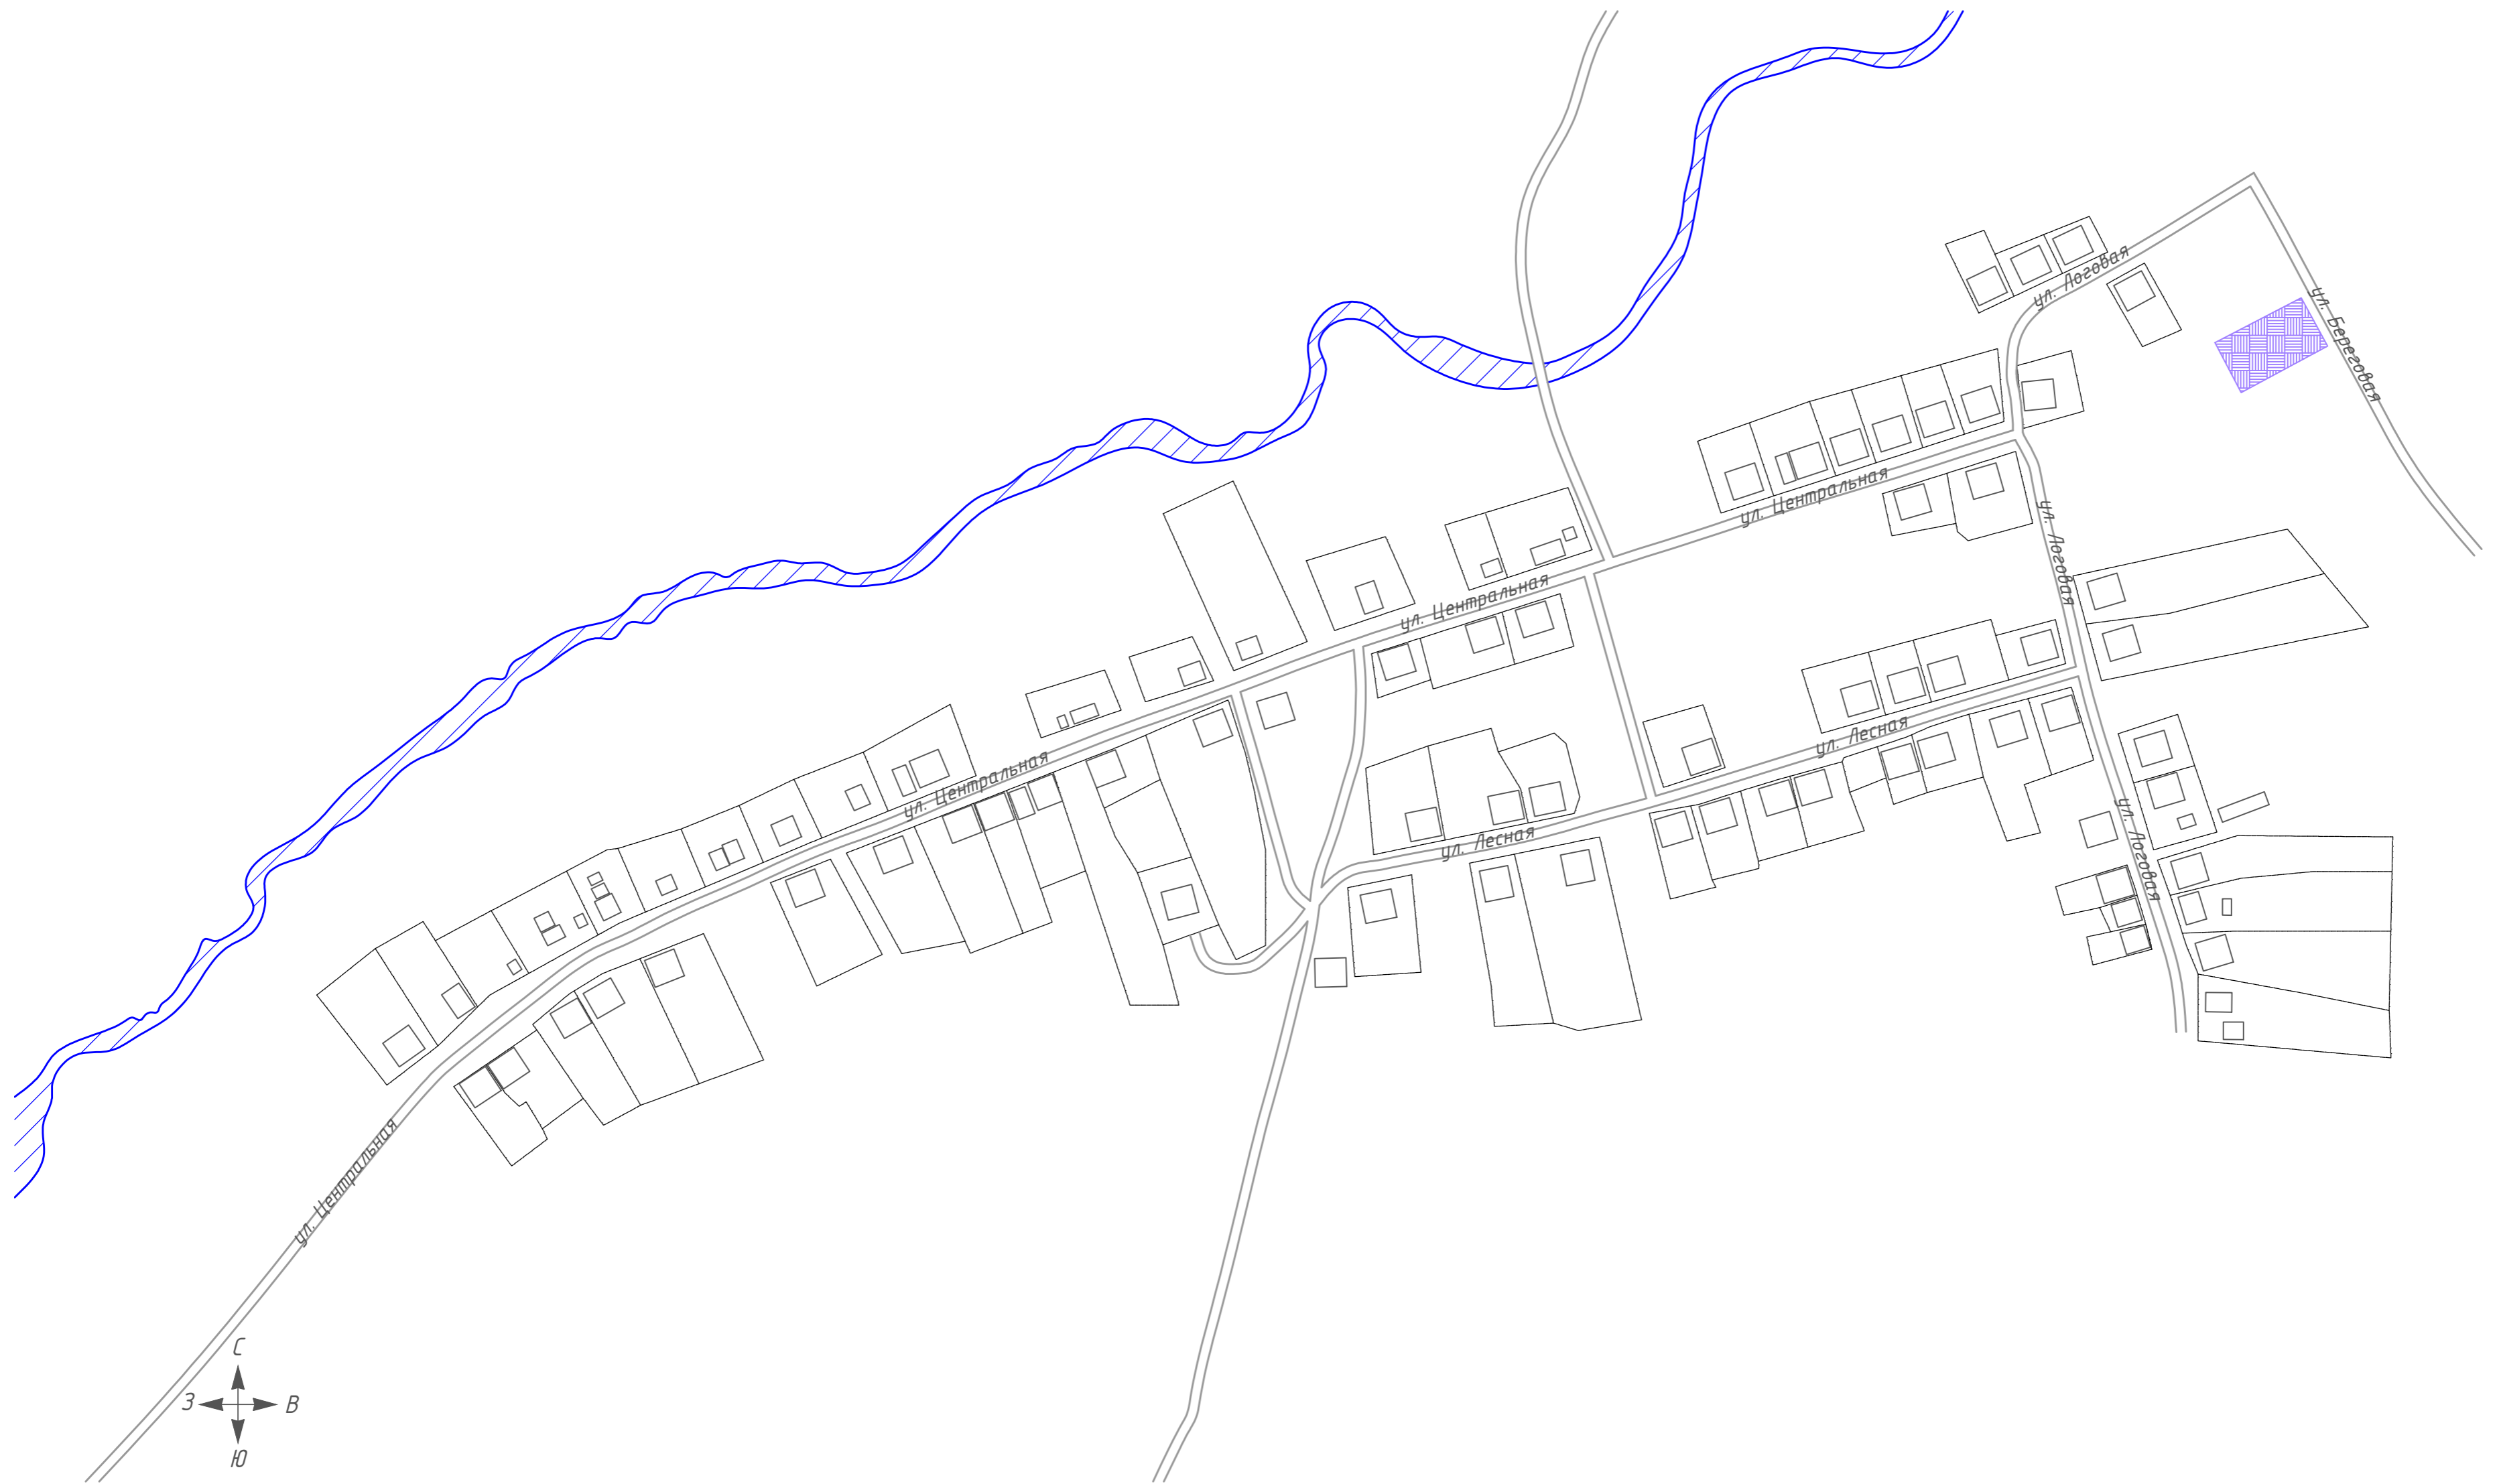

**Условные обозначения**

- дома с индивидуальным отоплением
- дома с централизованным отоплением
- тепловые сети надземной прокладки
- тепловые сети подземной прокладки
- перспективная тепловая сеть
- тепловая камера
- водоем
- лес
- сельскохозяйственные и промышленные предприятия
- кладбище
- существующая котельная
- памятник культуры
- религиозное учреждение

**Схема расположения листов**

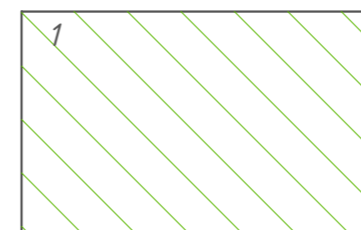


Согласовано	
Инв. № подл.	
Подп. и дата	
Взам. инв. №	

ТО-02-04.ТС.19											
Схема теплоснабжения											
Изм.	Кол. уч.	Лист	№ док.	Подп.	Дата	д. Заварухино			Стадия	Лист	Листов
Разраб.					30.04.19				1	1	
Пров.					30.04.19						
Г. Контр.					30.04.19						
Н. контр.					30.04.19	Масштаб 1:2500			 ХАРЬКОВ ПРОЕКТИРОВАНИЕ		
Чтв.								 Зырянов С.П.			

Согласовано


Инв. № подл. Подп. и дата. Взам. инв. №

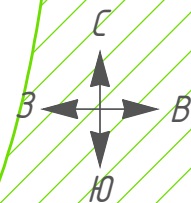

Условные обозначения


- дома с индивидуальным отоплением
- дома с централизованным отоплением
- тепловые сети надземной прокладки
- тепловые сети подземной прокладки
- перспективная тепловая сеть
- тепловая камера
- водоем
- лес
- сельскохозяйственные и промышленные предприятия
- кладбище
- существующая котельная
- памятник культуры
- религиозное учреждение

Схема расположения листов

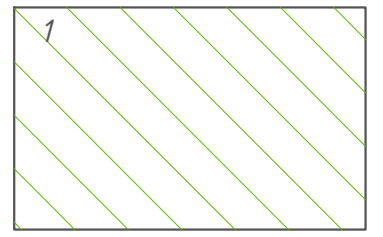

Изм.	Кол. уч.	Лист	№ док.	Подп.	Дата
Разраб.		Кутейко В.В.			30.04.19
Пров.		Володин А.В.			30.04.19
Т. Контр.		Вьюхов Р.С.			30.04.19
Н. контр.		Харьков Д.Б.			30.04.19
Утв.		Зырянов С.П.			


ТО-02-004.ТС.19					
Схема теплоснабжения					
д. Ключи			Стадия	Лист	Листов
				1	1
Масштаб 1:2500			 <b>ХАРЬКОВ ПРОЕКТИРОВАНИЕ</b>		
Формат А3					

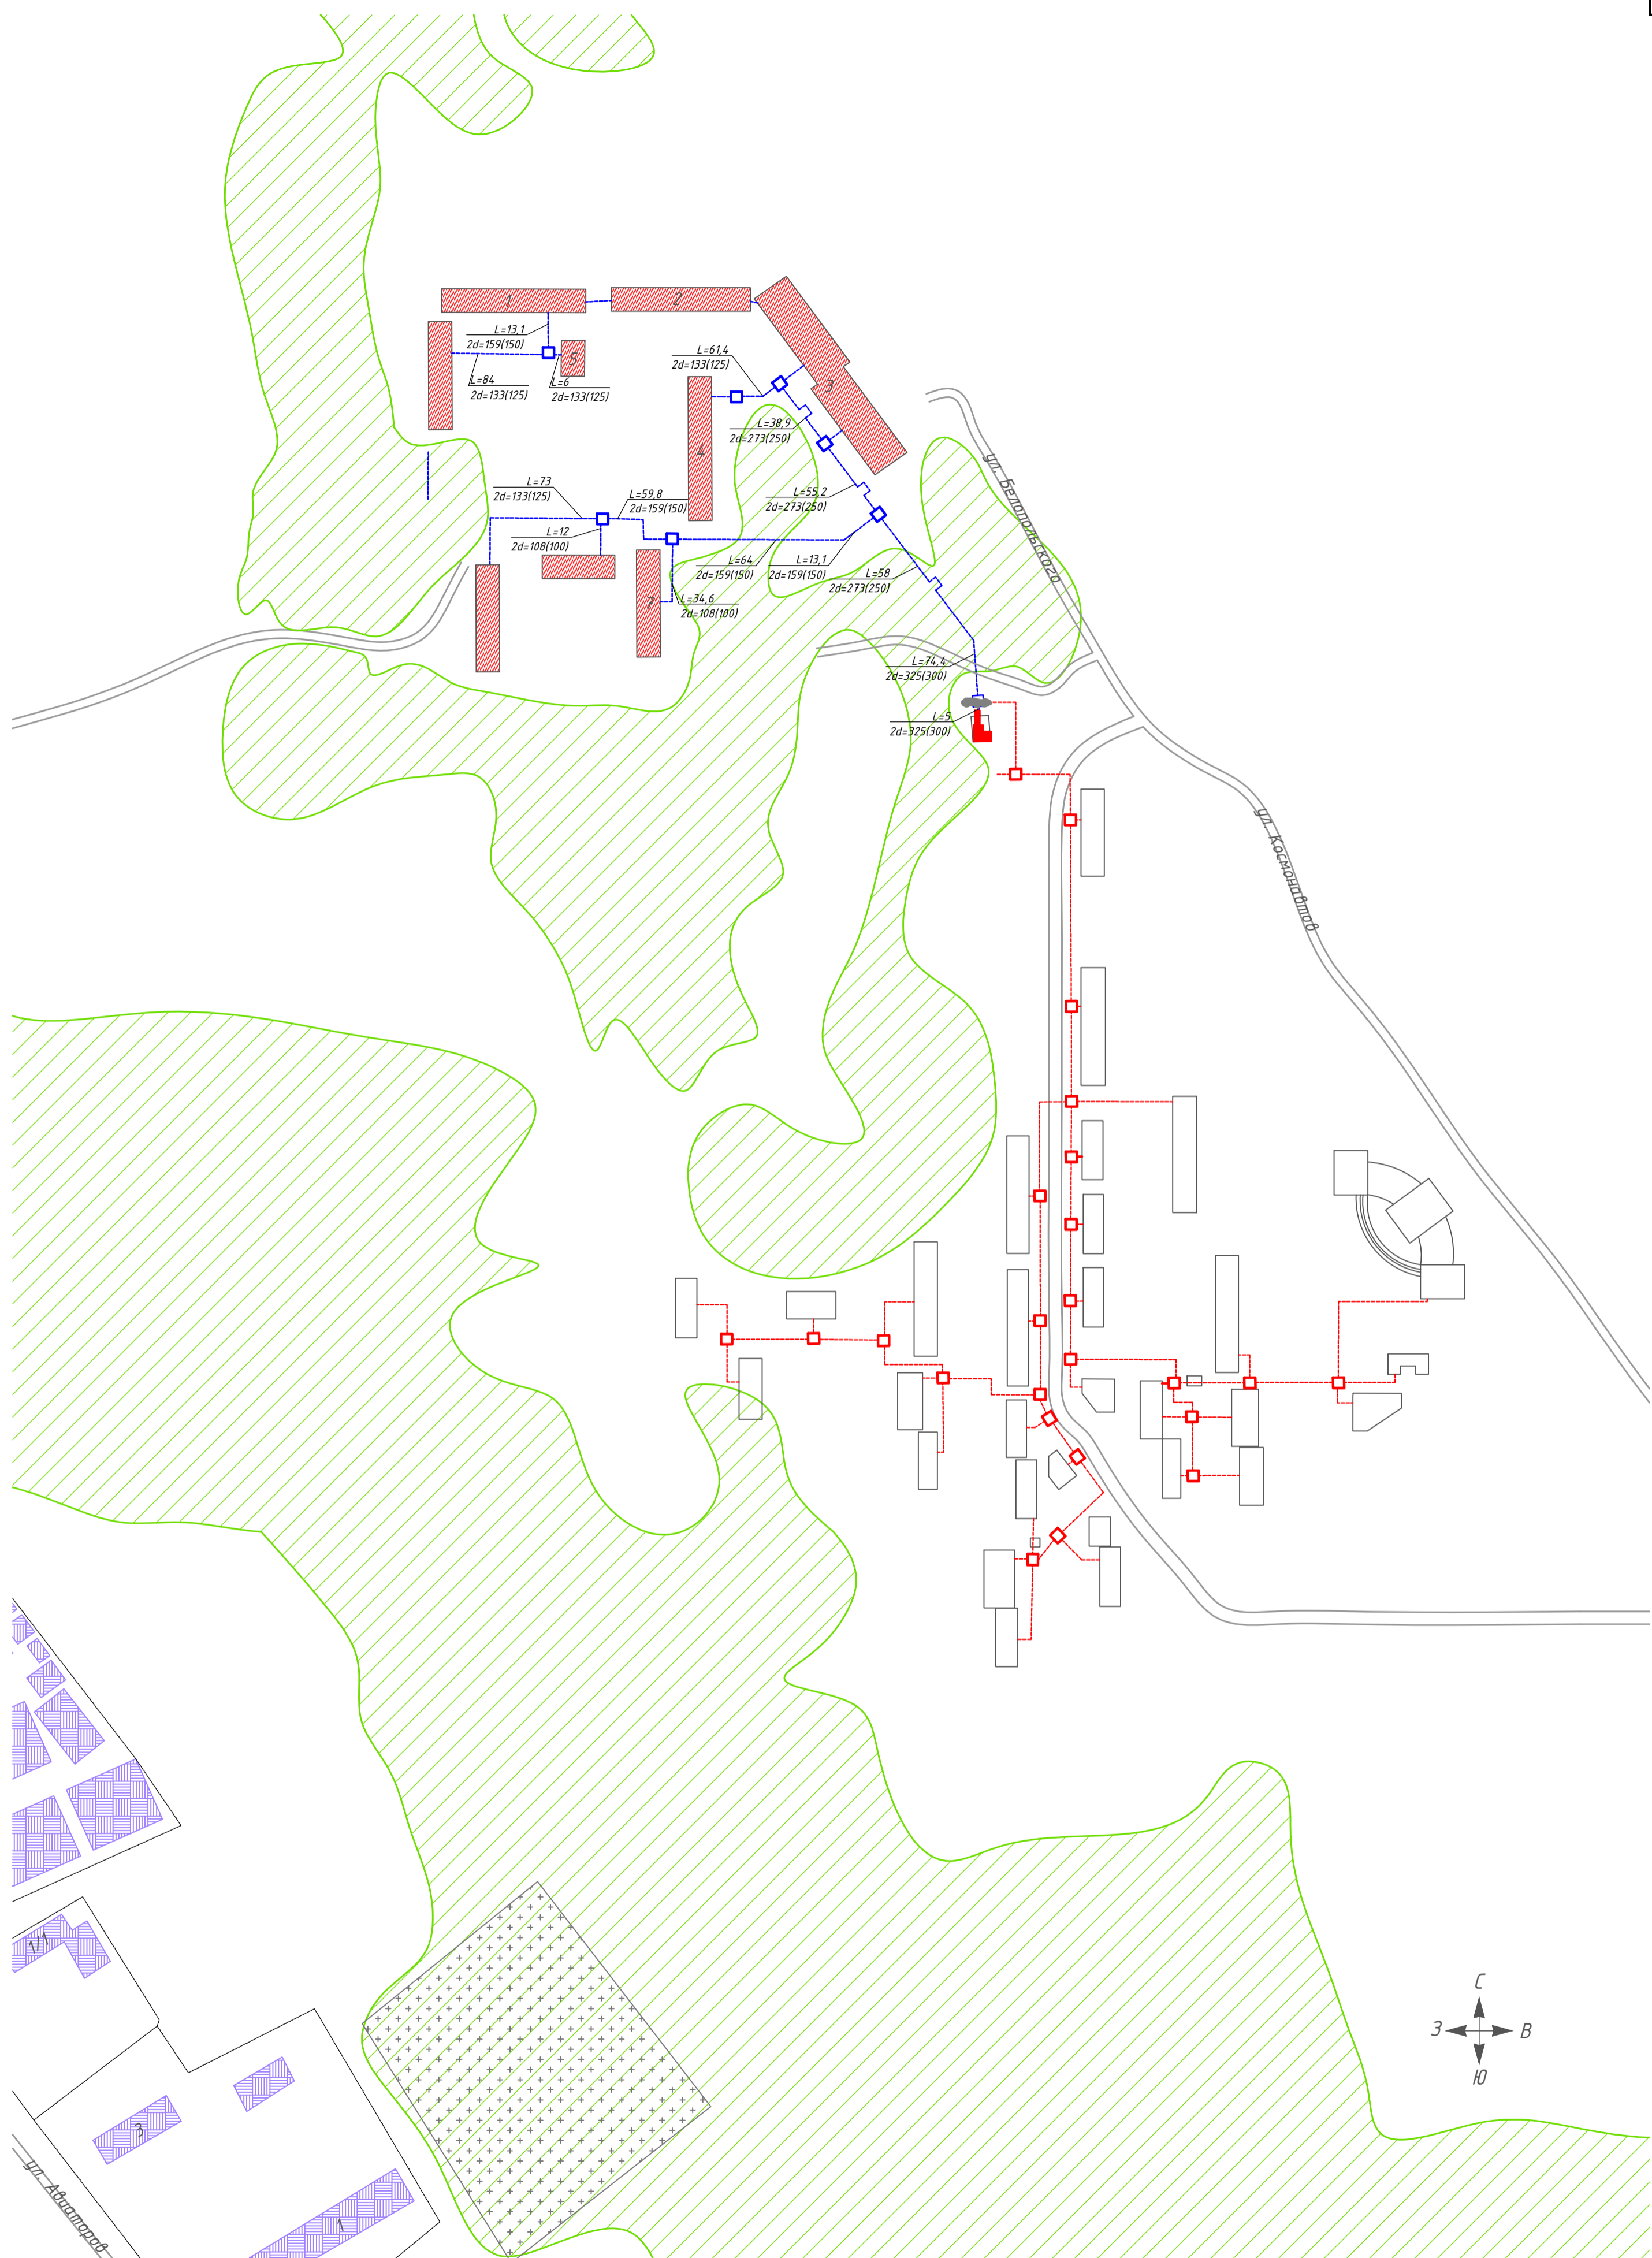

**Условные обозначения**

- дома с индивидуальным отоплением
- дома с централизованным отоплением
- тепловые сети надземной прокладки
- тепловые сети подземной прокладки
- перспективная тепловая сеть
- тепловая камера
- водоем
- лес
- сельскохозяйственные и промышленные предприятия
- кладбище
- существующая котельная
- памятник культуры
- религиозное учреждение

**Схема расположения листов**

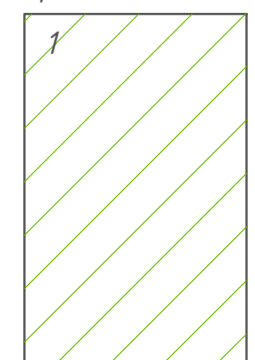


Изм.	Кол. уч.	Лист	№ док.	Подп.	Дата
Разраб.				Кутейко В.В.	30.04.19
Проб.				Володин А.В.	30.04.19
Т. Контр.				Вьюхов Р.С.	30.04.19
Н. контр.				Харьков Д.Б.	30.04.19
Утв.				Зырянов С.П.	

ТО-02-004.ТС.19					
Схема теплоснабжения					
п. Красное Поле, мкр. Звездный			Стадия	Лист	Листов
				1	1
Масштаб 1:2500					

Согласовано

Инв. № подл.	Подп. и дата	Взам. инв. №




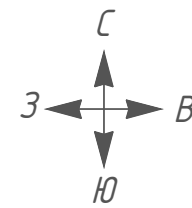

**Условные обозначения**

- дома с индивидуальным отоплением
- дома с централизованным отоплением
- тепловые сети надземной прокладки
- тепловые сети подземной прокладки
- перспективная тепловая сеть
- тепловая камера
- водоем
- лес
- сельскохозяйственные и промышленные предприятия
- кладбище
- существующая котельная
- памятник культуры
- религиозное учреждение

**Схема расположения листов**

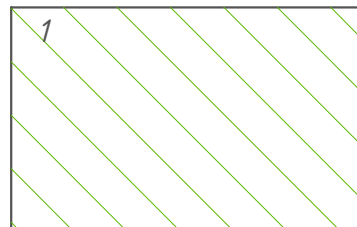


<b>ТО-02-004.ТС.19</b>					
Схема теплоснабжения					
Изм.	Кол. уч.	Лист	№ док.	Подп.	Дата
Разраб.		Кутейко В.В.			30.04.19
Пров.		Володин А.В.			30.04.19
Т. Контр.		Вьюхов Р.С.			30.04.19
Н. контр.		Харьков Д.Б.			30.04.19
Утв.		Зырянов С.П.			
п. Красное Поле, мкр. Радонежский					Стадия
Масштаб 1:2500					Лист
ХАРЬКОВ ПРОЕКТИРОВАНИЕ					Листов
Формат А3					1
					1

Согласовано

Взам. инв. №

Подп. и дата


Инв. № подл.

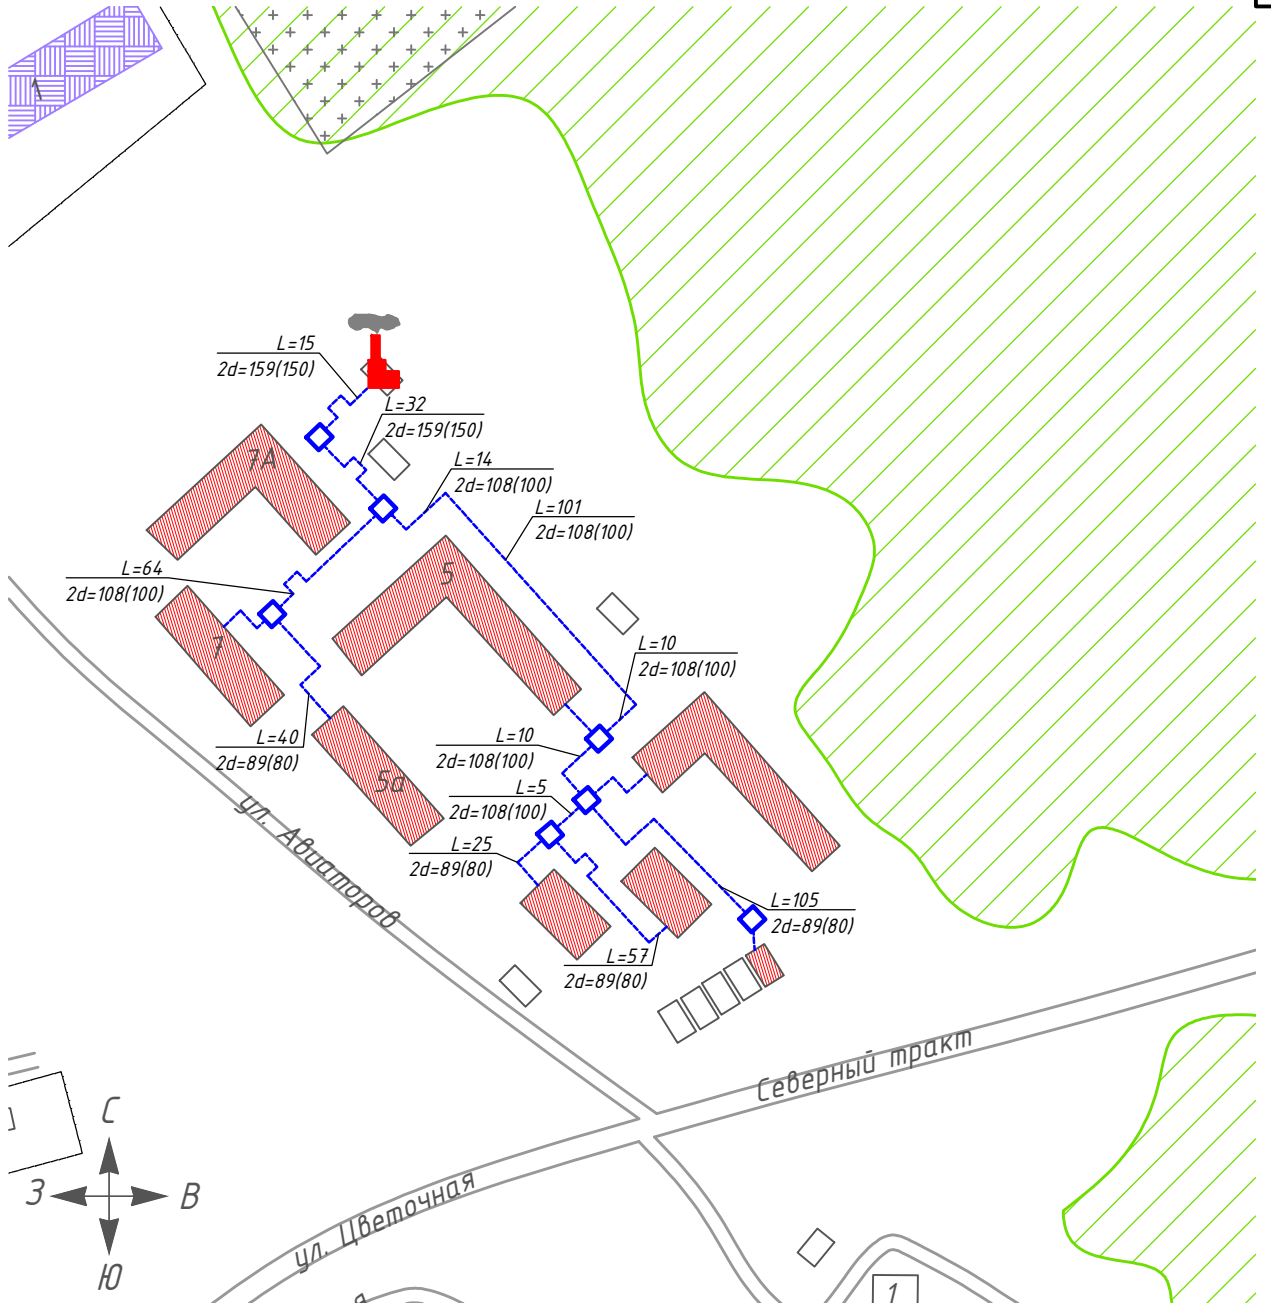

**Условные обозначения**

- дома с индивидуальным отоплением
- дома с централизованным отоплением
- тепловые сети надземной прокладки
- тепловые сети подземной прокладки
- перспективная тепловая сеть
- тепловая камера
- водоем
- лес
- сельскохозяйственные и промышленные предприятия
- кладбище
- существующая котельная
- религиозное учреждение

**Схема расположения листов**

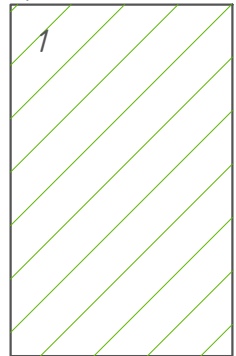

Согласовано

Взам. инв. №

Подп. и дата

Инв. № подл.

ТО-02-004.ТС.19

Схема теплоснабжения


Изм.	Кол. уч.	Лист	№ док.	Подп.	Дата
Разраб.		Кутейко В.В.			30.04.19
Пров.		Володин А.В.			30.04.19
Т. Контр.		Вьюхов Р.С.			30.04.19
Н. контр.		Харьков Д.Б.			30.04.19
Утв.		Зырянов С.П.			

п. Красное Поле, мкр. Кленовый

Масштаб 1:2500

Стадия	Лист	Листов
	1	1




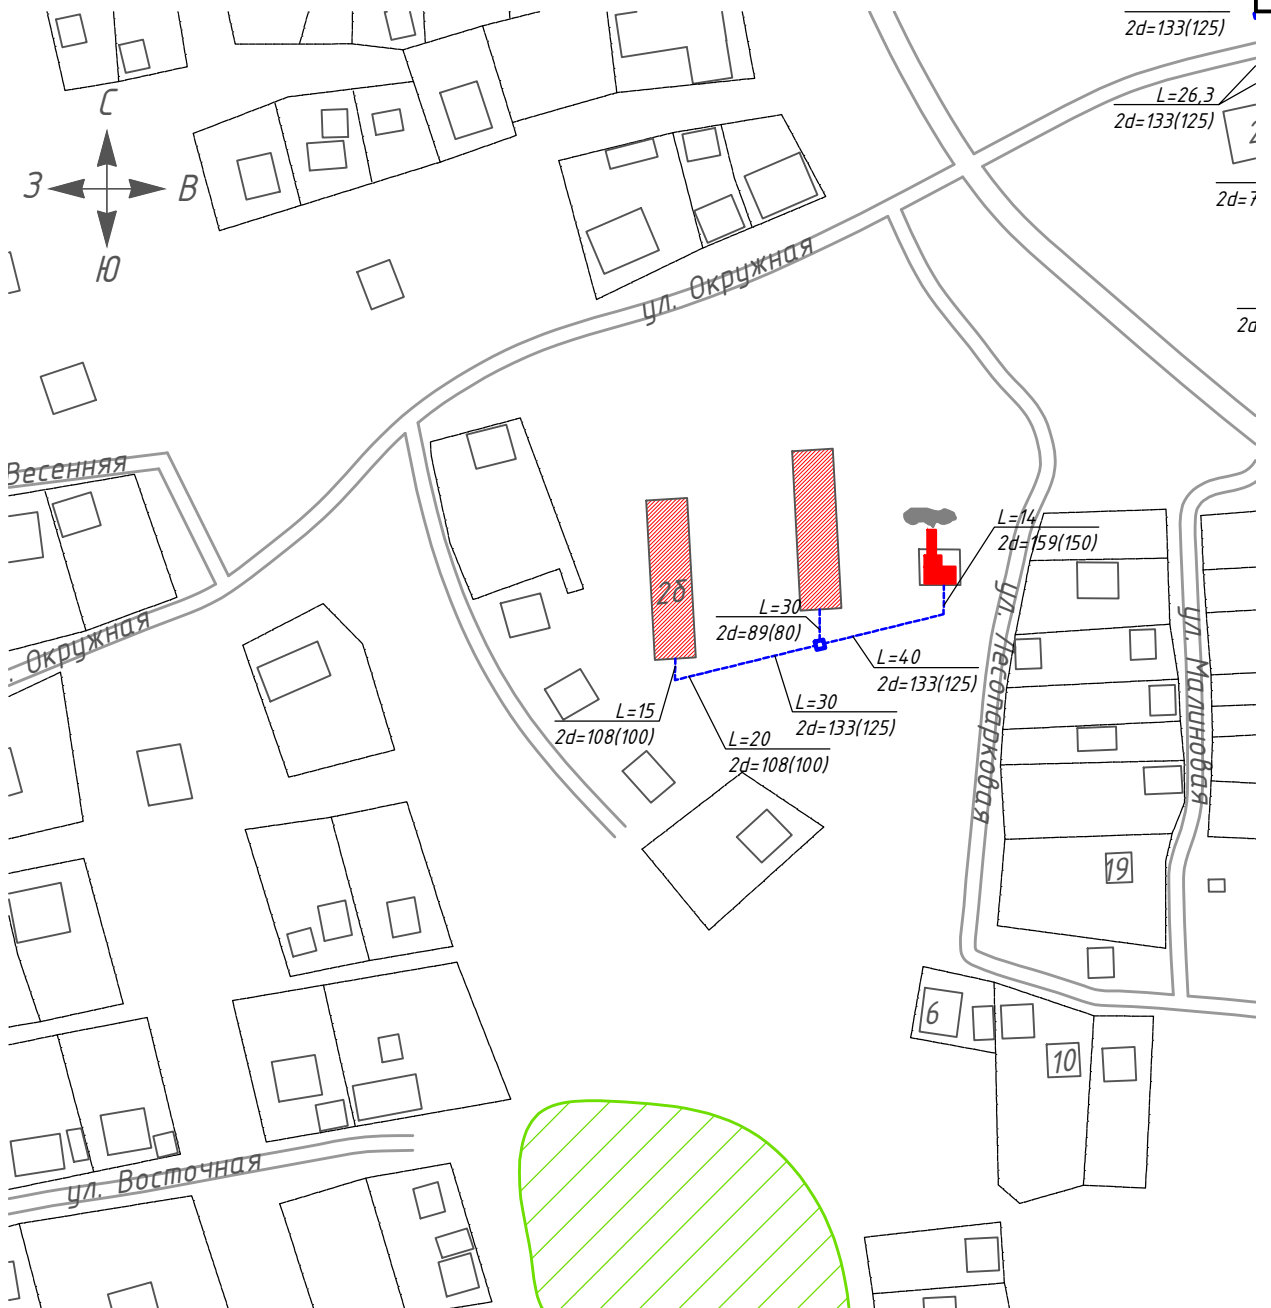

### Условные обозначения

- дома с индивидуальным отоплением
- дома с централизованным отоплением
- тепловые сети надземной прокладки
- тепловые сети подземной прокладки
- перспективная тепловая сеть
- тепловая камера
- водоем
- лес
- сельскохозяйственные и промышленные предприятия
- кладбище
- существующая котельная
- религиозное учреждение

### Схема расположения листов

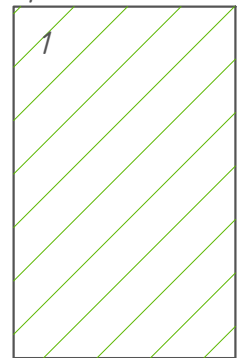

Согласовано

Взам. инв. №

Подп. и дата

Инв. № подл.

ТО-02-004.ТС.19

Схема теплоснабжения

Изм.	Кол. уч.	Лист	№ док.	Подп.	Дата
Разраб.		Кутейко В.В.			30.04.19
Пров.		Володин А.В.			30.04.19
Т. Контр.		Вьюхов Р.С.			30.04.19
Н. контр.		Харьков Д.Б.			29.01.19
Утв.		Зырянов С.П.			

п. Прудный, мкр. Ивушки

Масштаб 1:2500

Стадия	Лист	Листов
	1	1



ХАРЬКОВ  
ПРОЕКТИРОВАНИЕ

Формат А4